


Załącznik do sprawy RN.6853.43.2023  
 mapa z zaznaczonym przebiegiem infrastruktury telekomunikacyjnej  
 na działce ozn. nr 83 w obrębie 0017\_Przyłanki; gm. Przedbórz

Starostwo Powiatowe  
 w R A D O M S K U  
 Referat Gospodarki Nieruchomościami  
 97-500 R A D O M S K O  
 ul. Leszka Czarnego 22

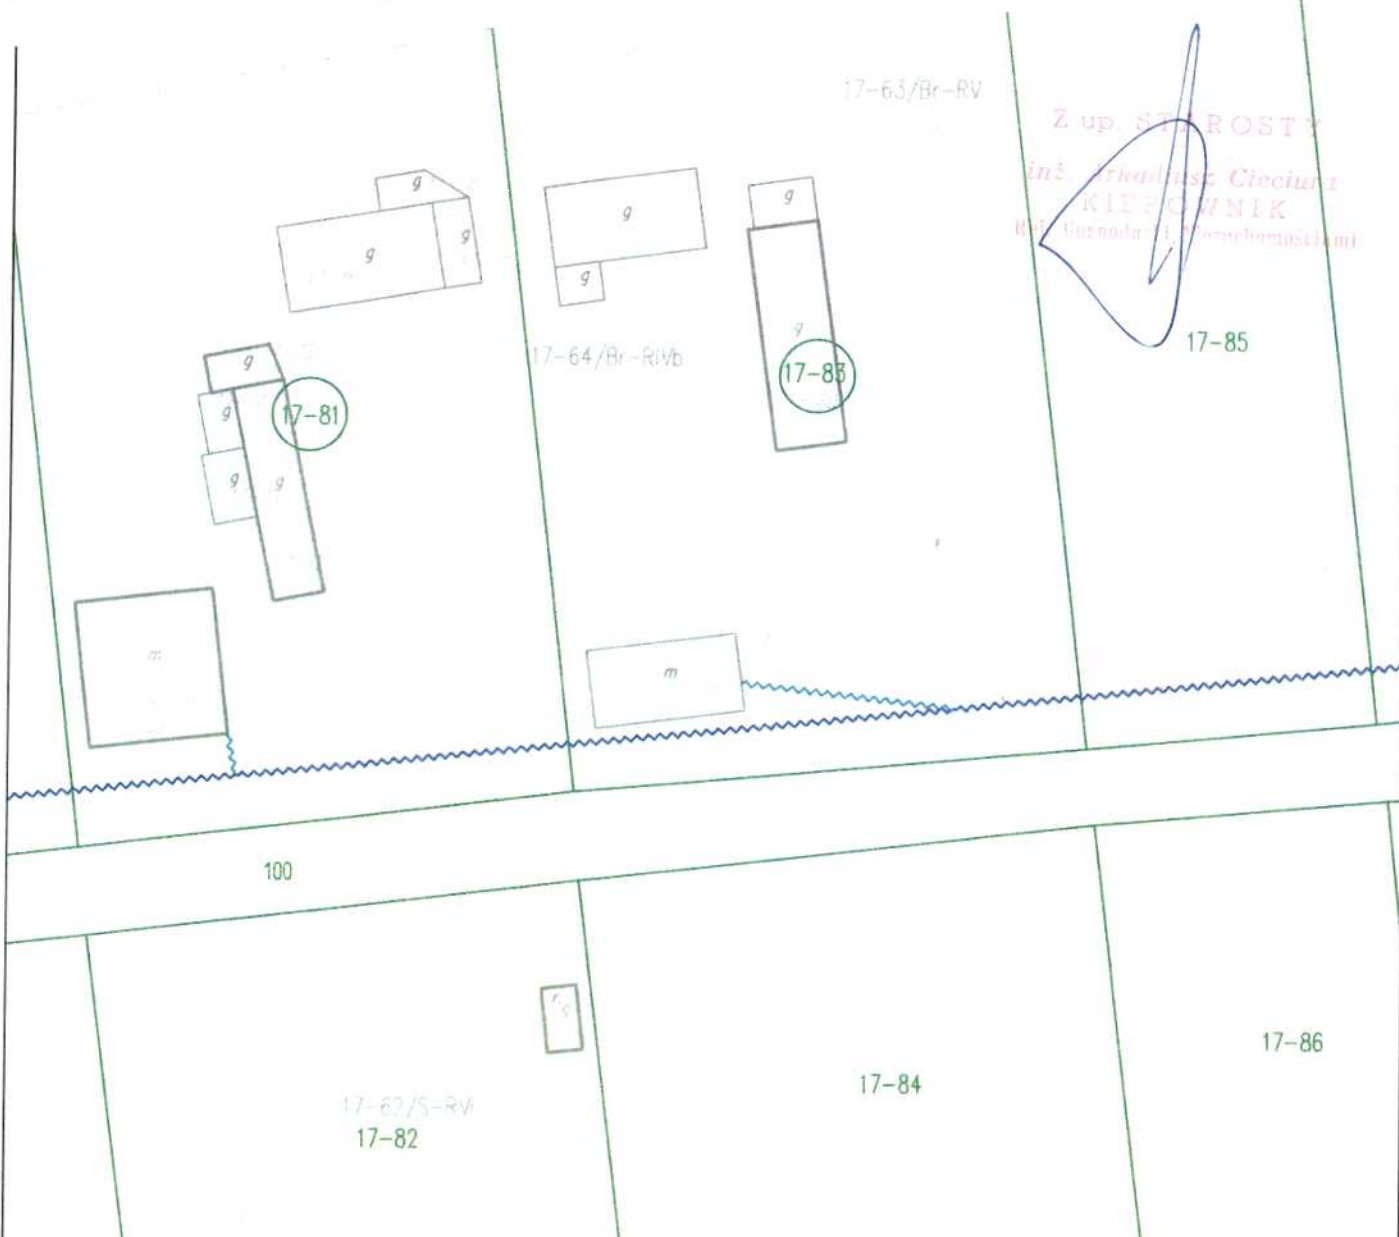

Z up. STAROSTY  
 inż. Przemysław Cieciora  
 KIEROWNIK  
 (ul. Główna 1, 97-500 Radomsko)

LEGENDA:	
	- proj. kabel światłowodowy o średnicy 11 mm, podwieszony na istniejącej podbudowie słupowej linii energetycznej, na wysokości nie mniejszej niż 4,5m
	- proj. kabel światłowodowy abonencki o średnicy 6 mm, podwieszony na istniejącej podbudowie słupowej linii energetycznej, na wysokości nie mniejszej niż 4,5m budowany na etapie uruchamiania usługi
	- proj. mikrokanalizacja teletechniczna o średnicy 80 mm zakopana w gruncie na głębokości normatywnej 0,7m
	- proj. kabel światłowodowy abonencki doziemny o średnicy 6 mm zakopany w gruncie na głębokości normatywnej 0,7m
	- granice działek
167/4	- numery działek

Zadanie:		wykonawca:	
Budowa infrastruktury telekomunikacyjnej w oparciu o technologię światłowodową FTTH		FONBUD ul. Redycka 71, 51-169 Wrocław	
Tyt. rys. Projekt Zagospodarowania Terenu		Inwestor: NEXERA Sp. z o.o. Al. Jana Pawła II 29, 00-867 Warszawa	
Opracował:	Przemysław Krupa	nr uprawnień:	11.2022
Projektant:	Sławomir Janc	nr uprawnień:	0573/97/U
Nr archiwalny:	FON/LOD-8/319592	Nr projektu:	4.10b
		Nr obszaru:	6
		Nr OLT:	319592
			ark. 1/1
			skala: 1:500