


Załącznik do sprawy RN.6853.48.2023
mapa z zaznaczonym przebiegiem infrastruktury telekomunikacyjnej
na działce ozn. nr 355 w obrębie 0019_Taras; gm. Przedbórz

Z up. STAROSTY

inż. Jakub Włocławski
PROJEKT
Tel. 71 734 44 11 i 71 734 44 12

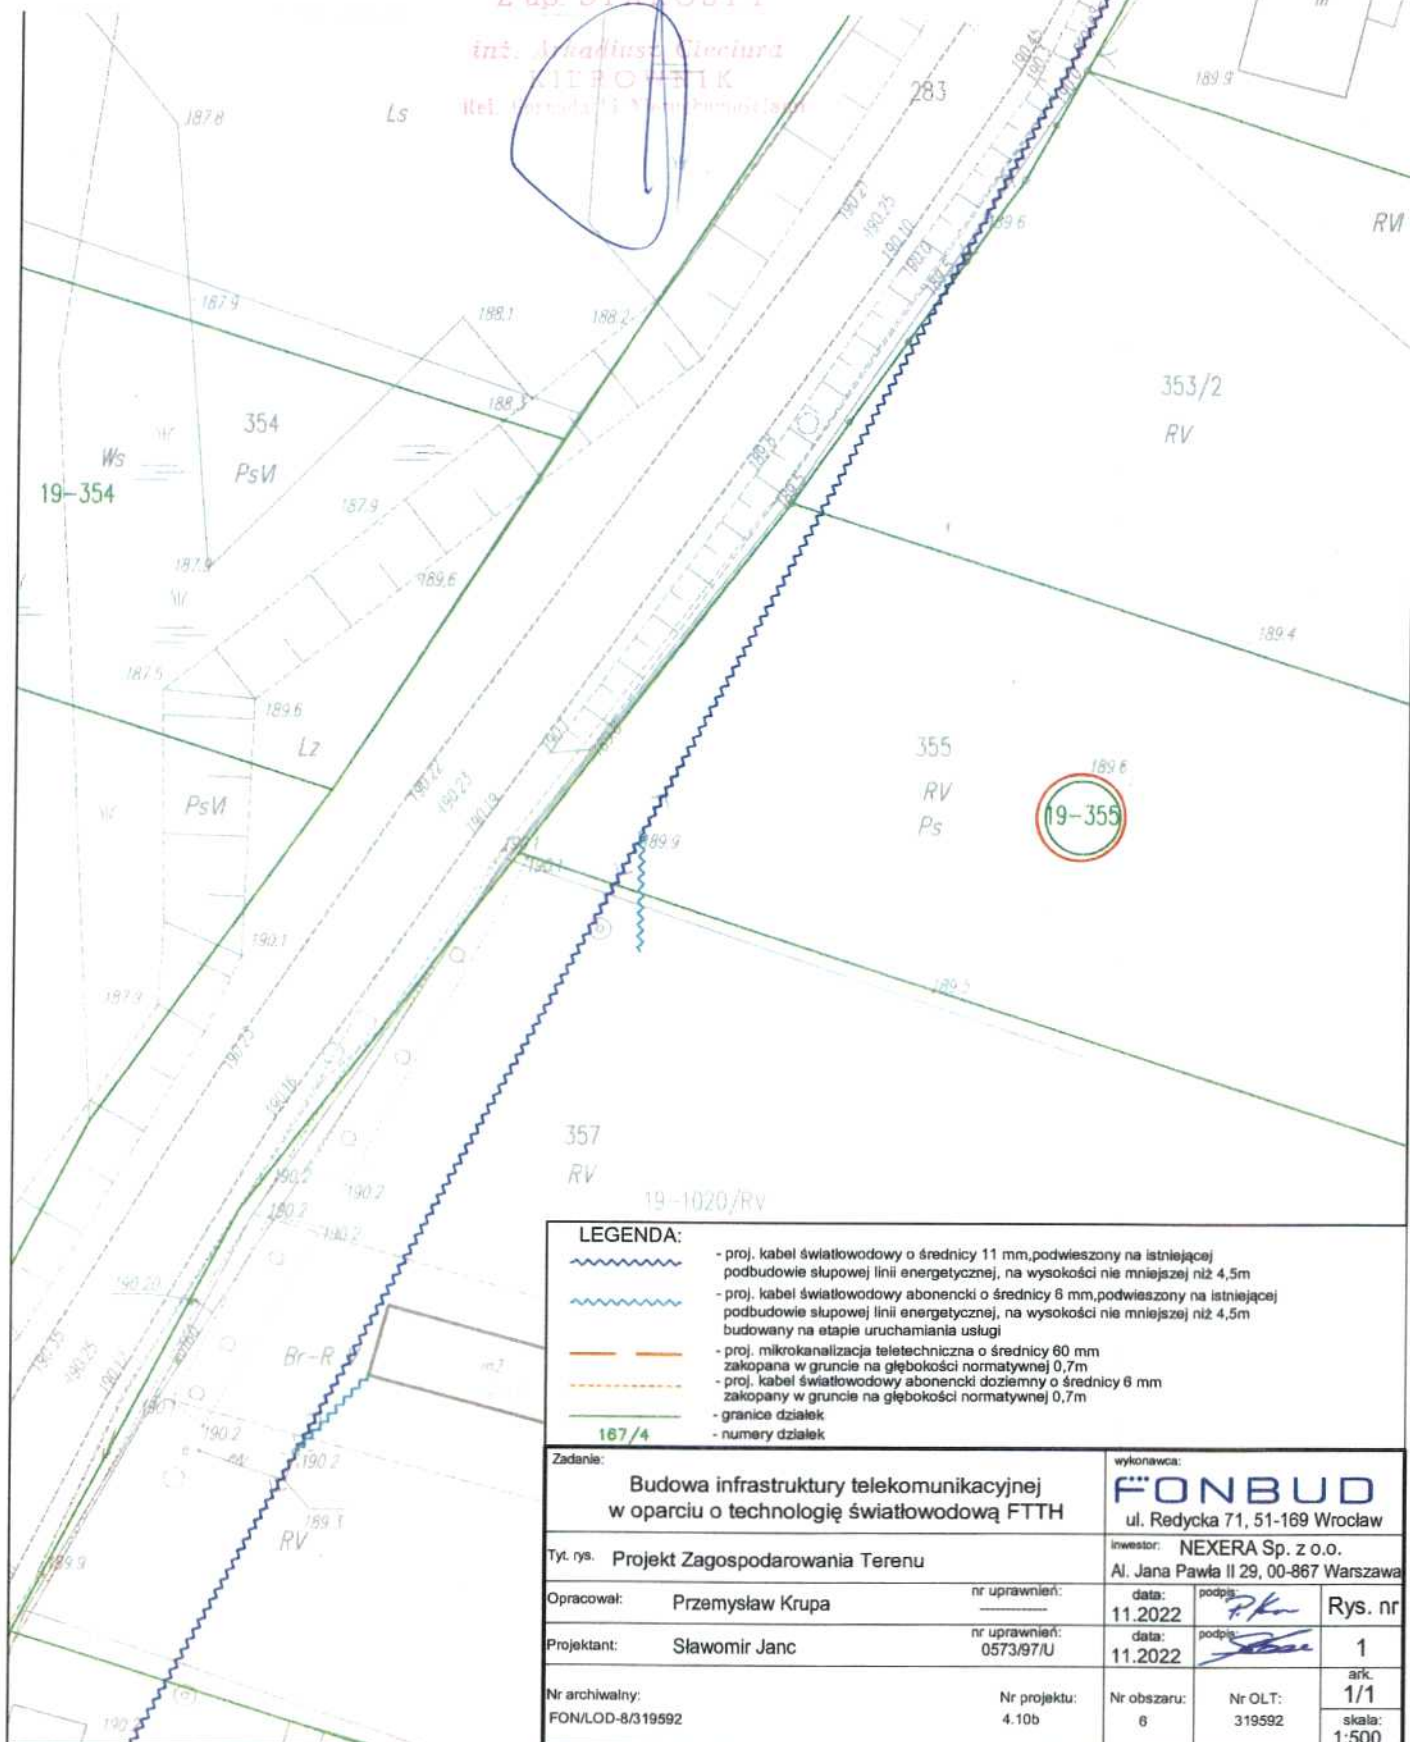

LEGENDA:	
	- proj. kabel światłowodowy o średnicy 11 mm, podwieszony na istniejącej podbudowie słupowej linii energetycznej, na wysokości nie mniejszej niż 4,5m
	- proj. kabel światłowodowy abonacki o średnicy 6 mm, podwieszony na istniejącej podbudowie słupowej linii energetycznej, na wysokości nie mniejszej niż 4,5m budowany na etapie uruchamiania usługi
	- proj. mikrokanalizacja teletechniczna o średnicy 60 mm zakopana w gruncie na głębokości normatywnej 0,7m
	- proj. kabel światłowodowy abonacki doziemny o średnicy 6 mm zakopany w gruncie na głębokości normatywnej 0,7m
	- granice działek
	- numery działek

Zadanie:		wykonawca:	
Budowa infrastruktury telekomunikacyjnej w oparciu o technologię światłowodową FTTH		FONBUD ul. Redycka 71, 51-169 Wrocław	
Tyt. rys. Projekt Zagospodarowania Terenu		Inwestor: NEXERA Sp. z o.o. Al. Jana Pawła II 29, 00-867 Warszawa	
Opracował: Przemysław Krupa	nr uprawnień:	data: 11.2022	podpis:
Projektant: Sławomir Janc	nr uprawnień: 0573/97/U	data: 11.2022	podpis:
Nr archiwalny: FON/LOD-8/319592	Nr projektu: 4.10b	Nr obszaru: 6	Nr OLT: 319592
			Rys. nr 1
			ark. 1/1
			skala: 1:500