


Załącznik do sprawy RN.6853.44.2023
 mapa z zaznaczonym przebiegiem infrastruktury telekomunikacyjnej
 na działce ozn. nr 1953 w obrębie 0012_Miejskie Pola; gm. Przedbórz

Starostwo Powiatowe
 w RADOŃCACH
 Referat Gospodarki Nieruchomościami
 97-500 RADOŃSKO
 ul. Leszka Czarnego 22

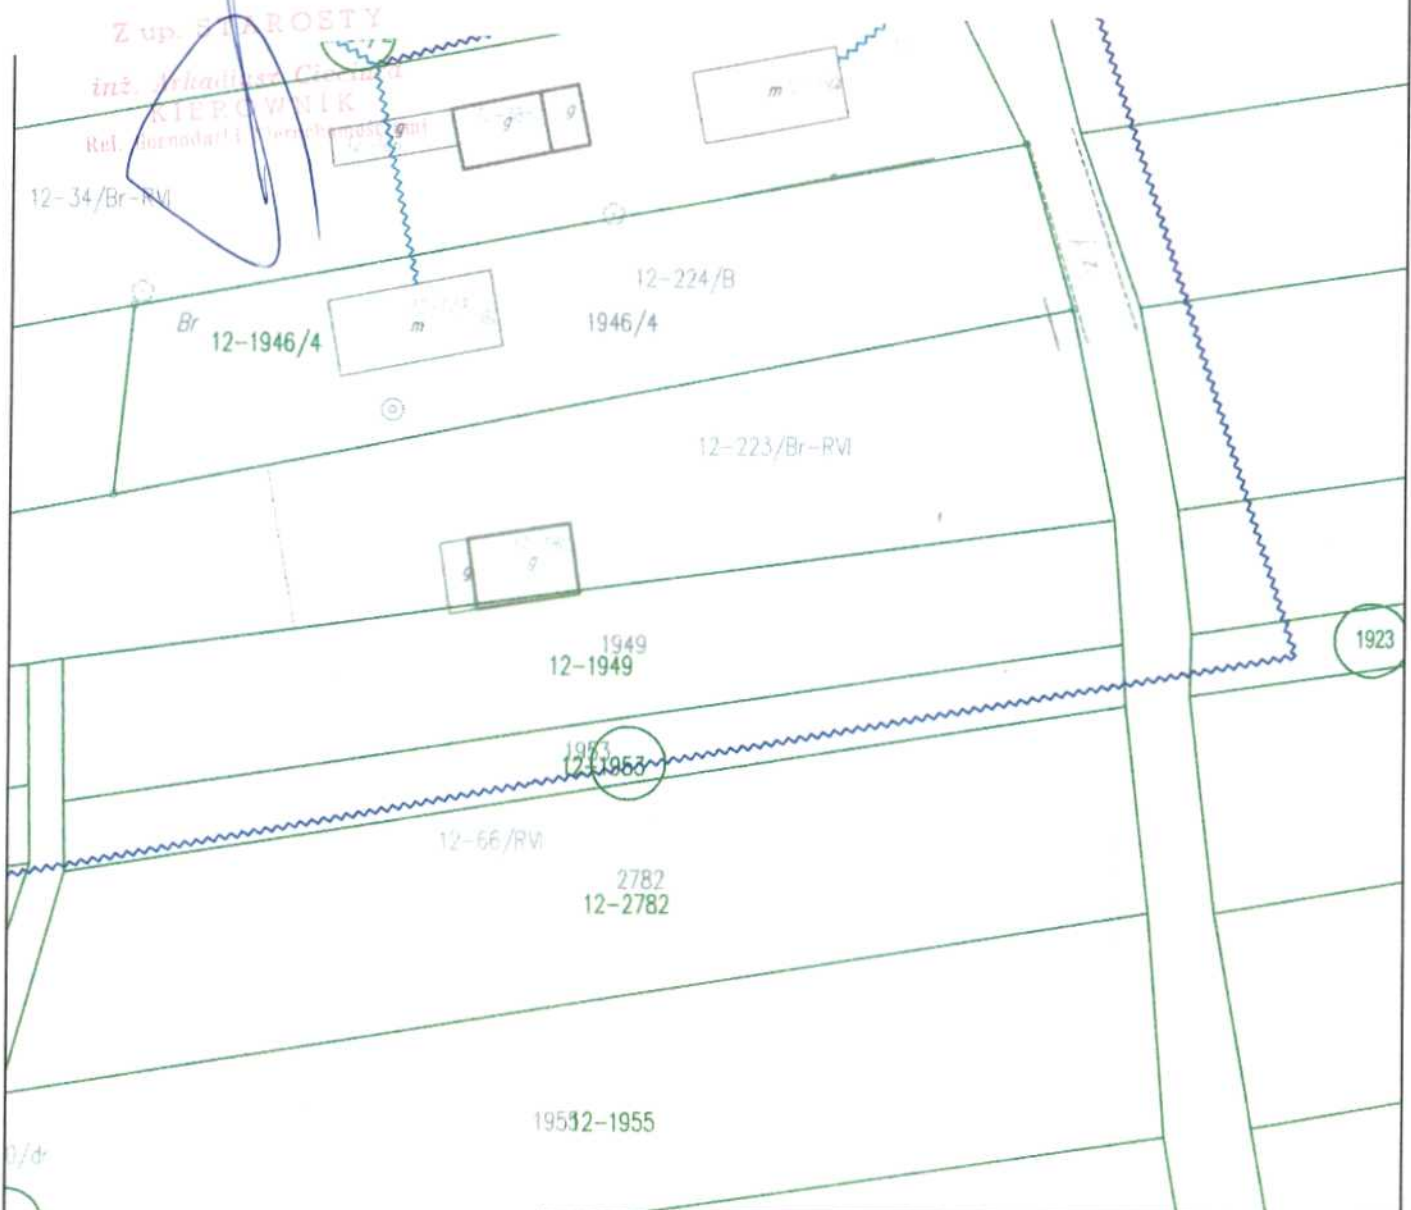

LEGENDA:

- proj. kabel światłowodowy o średnicy 11 mm, podwieszony na istniejącej podbudowie słupowej linii energetycznej, na wysokości nie mniejszej niż 4,5m
- proj. kabel światłowodowy abonencki o średnicy 6 mm, podwieszony na istniejącej podbudowie słupowej linii energetycznej, na wysokości nie mniejszej niż 4,5m budowany na etapie uruchamiania usługi
- proj. mikrokanalizacja teletechniczna o średnicy 60 mm zakopana w gruncie na głębokości normatywnej 0,7m
- proj. kabel światłowodowy abonencki doziemny o średnicy 6 mm zakopany w gruncie na głębokości normatywnej 0,7m
- granice działek
- numery działek

| | | | |
|---|-------------------------|--|--------------------------|
| Zadanie: | | wykonawca: | |
| Budowa infrastruktury telekomunikacyjnej w oparciu o technologię światłowodową FTTH | | FONBUD ul. Redycka 71, 51-169 Wrocław | |
| Tyt. rys. Projekt Zagospodarowania Terenu | | inwestor: NEXERA Sp. z o.o. Al. Jana Pawła II 29, 00-867 Warszawa | |
| Opracował: Przemysław Krupa | nr uprawnień: | data: 11.2022 | podpis: Rys. nr |
| Projektant: Sławomir Janc | nr uprawnień: 0573/97/U | data: 11.2022 | podpis: 1 |
| Nr archiwalny: FON/LOD-8/319592 | Nr projektu: 4.10b | Nr obszaru: 6 | Nr OLT: 319592 |
| | | | ark. 1/1 skala: 1:500 |