


Załącznik do sprawy RN.6853.42.2023
mapa z zaznaczonym przebiegiem infrastruktury telekomunikacyjnej
na działce ozn. nr 171/1 w obrębie 0022_Wygwizdów; gm. Przedbórz

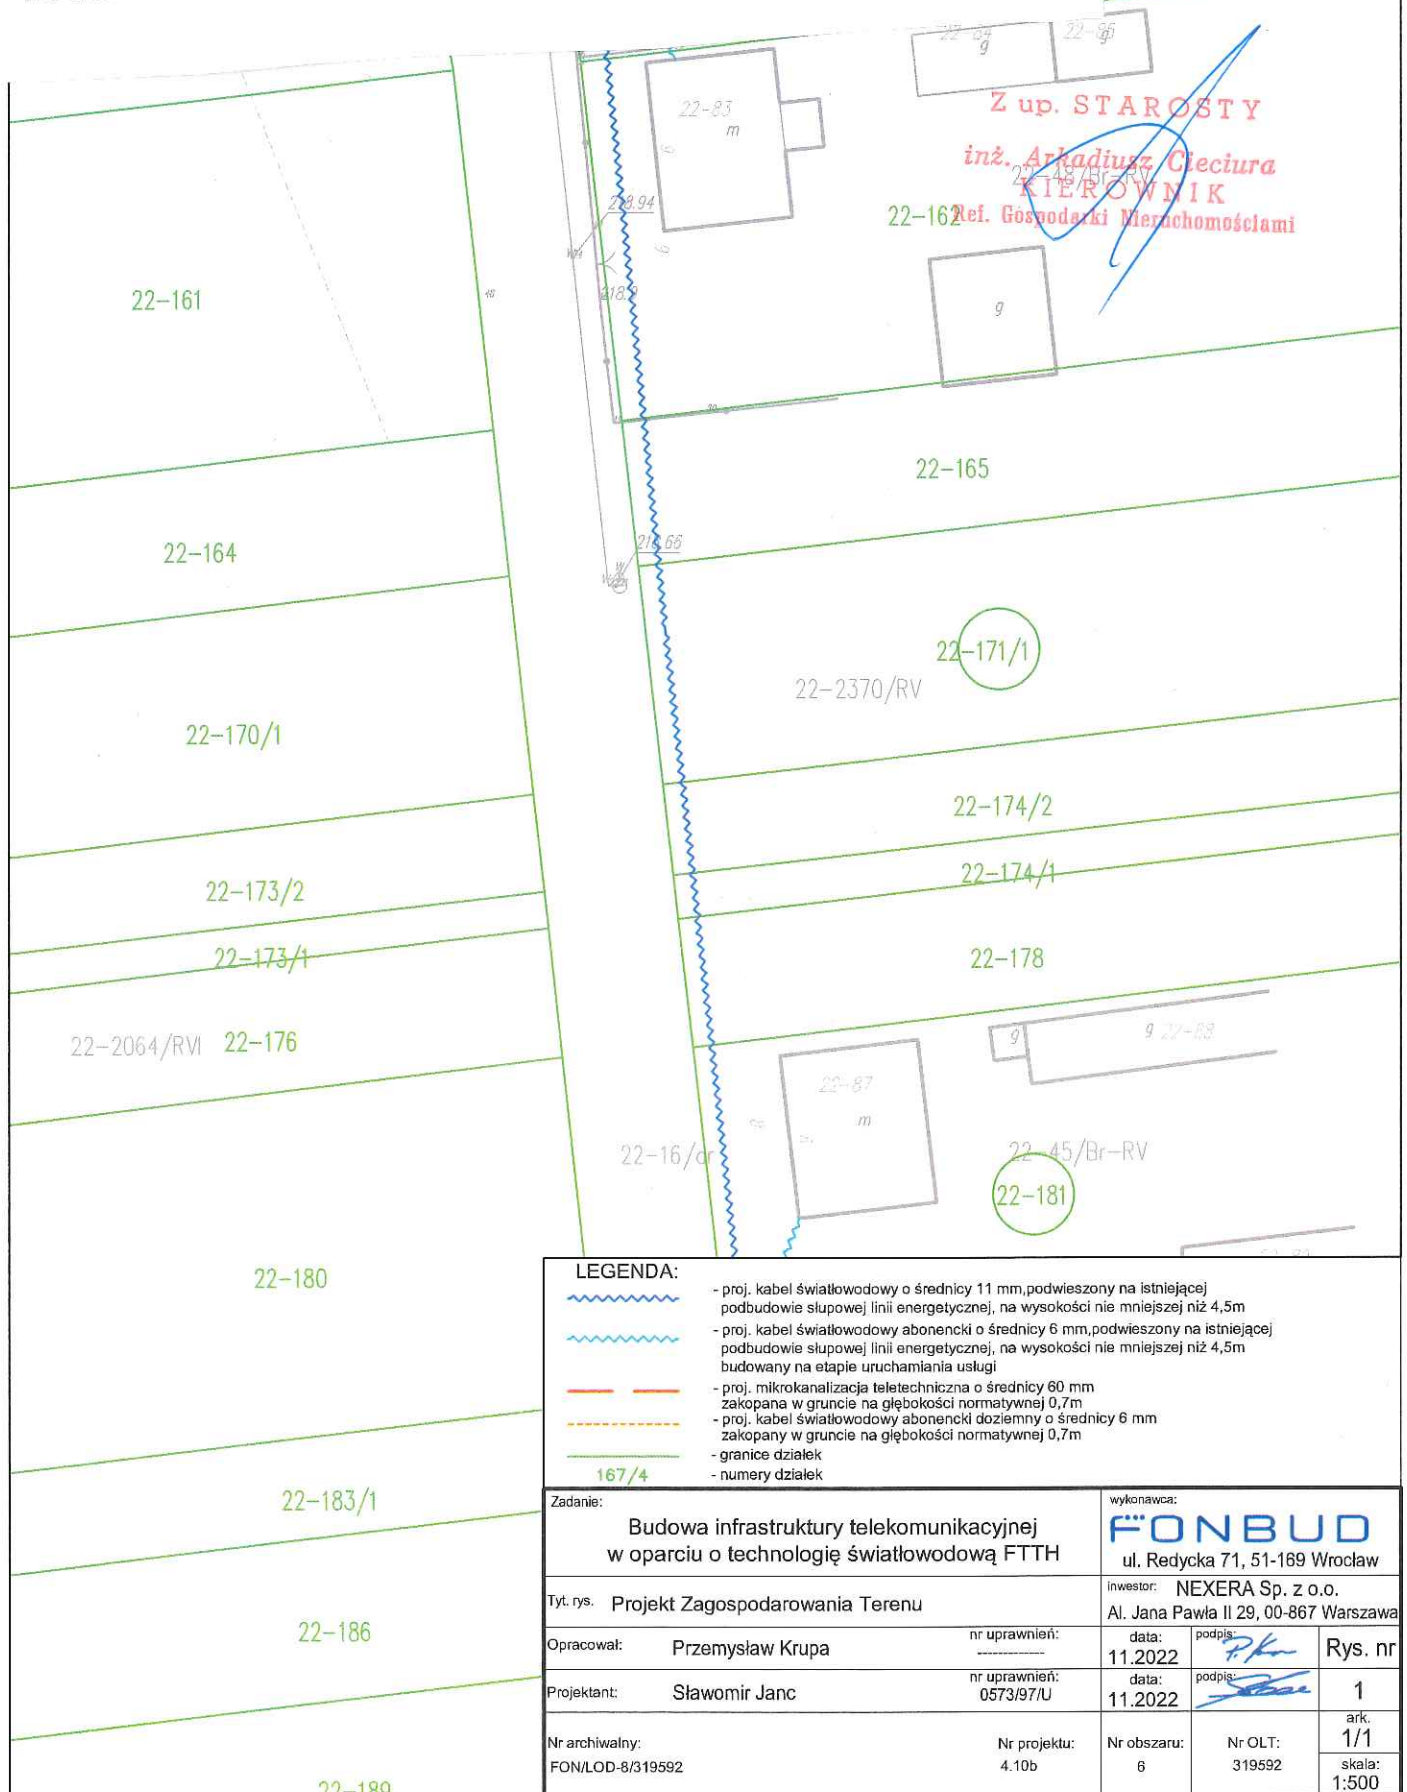

Zadanie: Budowa infrastruktury telekomunikacyjnej w oparciu o technologię światłowodową FTTH		wykonawca: FONBUD ul. Redycka 71, 51-169 Wrocław	
Tyt. rys. Projekt Zagospodarowania Terenu		inwestor: NEXERA Sp. z o.o. Al. Jana Pawła II 29, 00-867 Warszawa	
Opracował: Przemysław Krupa	nr uprawnień: -----	data: 11.2022	podpis: <i>P. Krupa</i>
Projektant: Sławomir Janc	nr uprawnień: 0573/97/U	data: 11.2022	podpis: <i>S. Janc</i>
Nr archiwalny: FON/LOD-8/319592	Nr projektu: 4.10b	Nr obszaru: 6	Nr OLT: 319592
		Rys. nr 1 ark. 1/1 skala: 1:500	